



導水路 I 期	
整理番号	
単距離	199.00
整理番号	
単距離	

平面図 縮尺 1/200

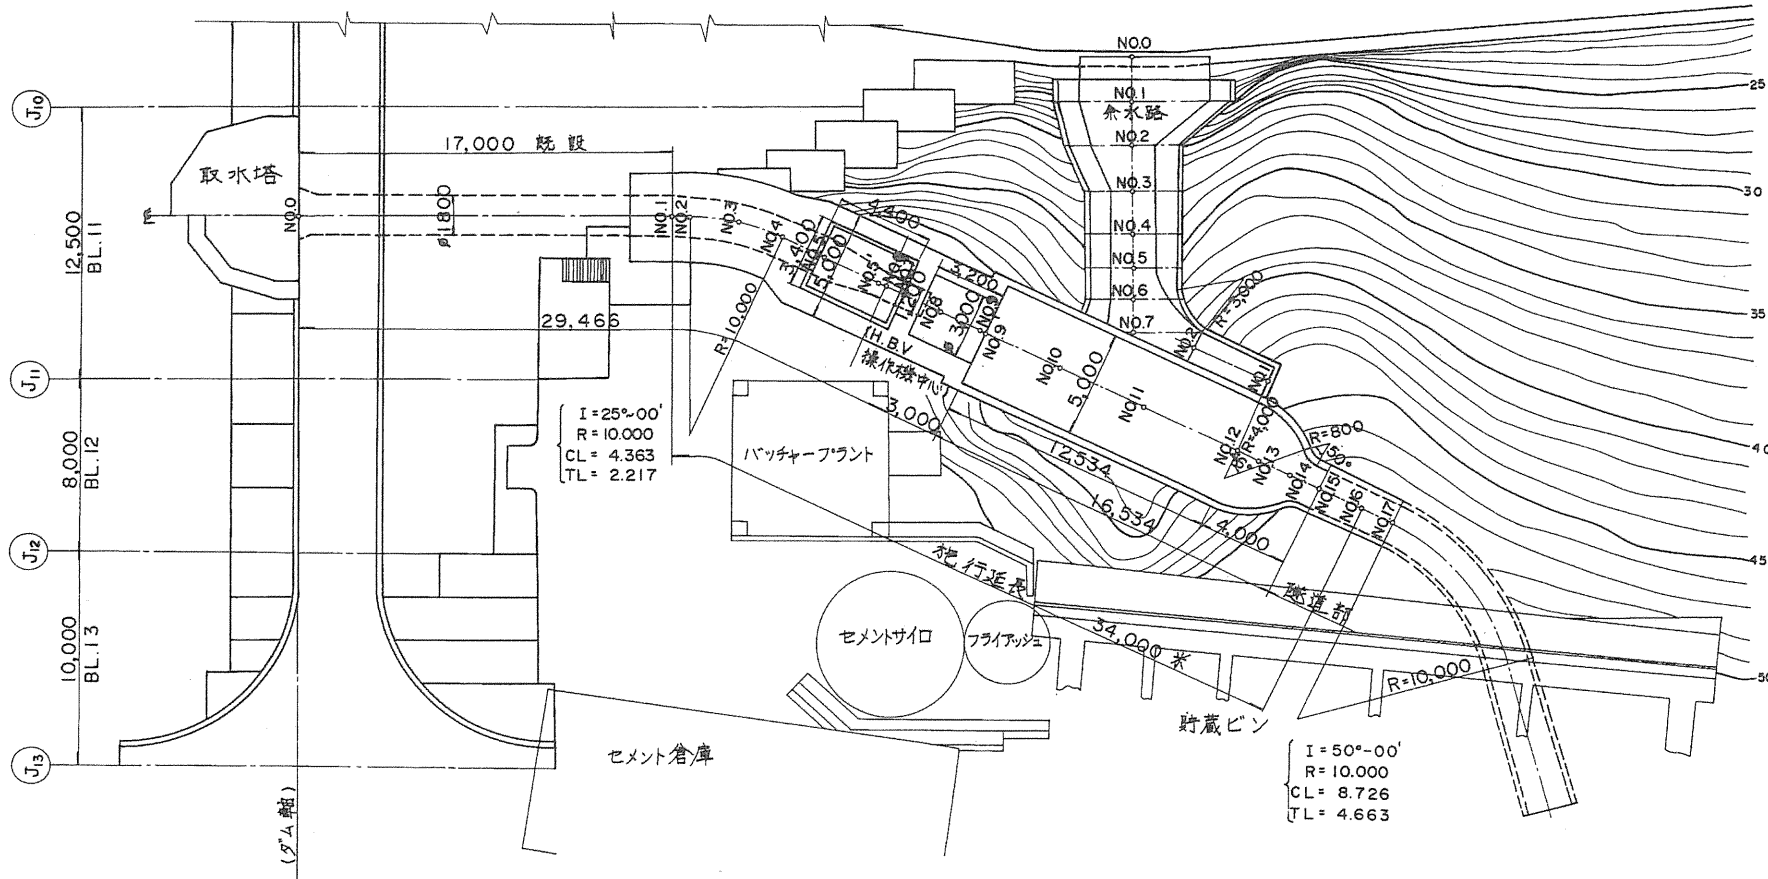


縦断面図 縮尺 1/200

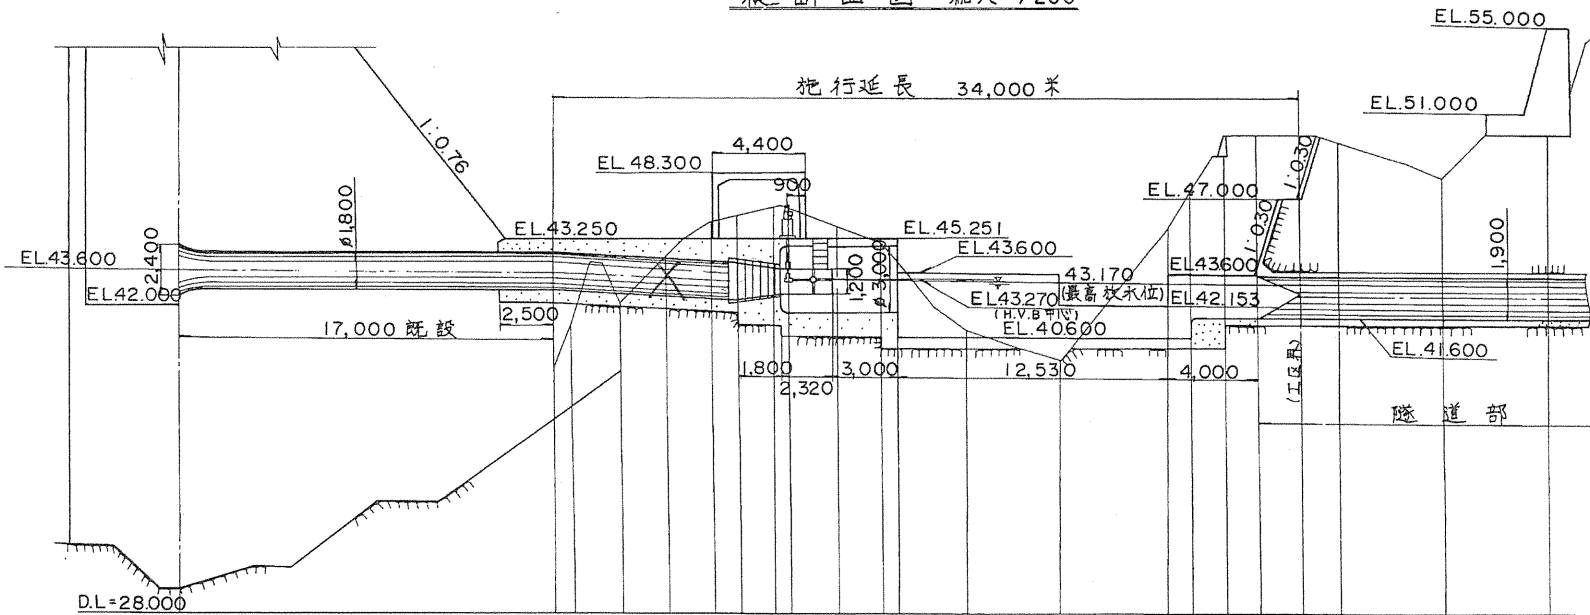


曲线	勾配	計画高	地盤高	追加距離	距離	列式
	S = 1/400	43.600	31.400	0.000	0.000	NO.0 ダムの軸
	S = 1/290	42.658	31.400	0.000	17.000	NO.1
		42.617	31.400	0.000	17.783	NO.2
		42.548	31.400	0.000	19.964	NO.3 UP
		42.472	31.400	0.000	21.146	NO.4
		42.397	31.400	0.000	24.150	NO.5
		42.370	31.400	0.000	25.350	NO.5'
		42.545	31.400	0.000	27.150	NO.6
		41.650	31.400	0.000	27.510	NO.7
		41.650	31.400	0.000	29.670	NO.8
		41.650	31.400	0.000	31.670	NO.9
		40.600	31.400	0.000	32.470	NO.9'
		40.600	31.400	0.000	36.470	NO.10
		40.600	31.400	0.000	40.470	NO.11
		40.600	31.400	0.000	45.000	NO.12
		41.600	31.400	0.000	46.000	NO.13
		41.600	31.400	0.000	47.500	NO.14
		41.600	31.400	0.000	49.000	NO.15
		41.600	31.400	0.000	51.000	NO.16
		41.600	31.400	0.000	52.766	NO.17
		48.000	31.400	0.000	57.129	NO.18
		61.492	31.400	0.000	61.492	NO.19

余水路縦断面図 縮尺 1/200

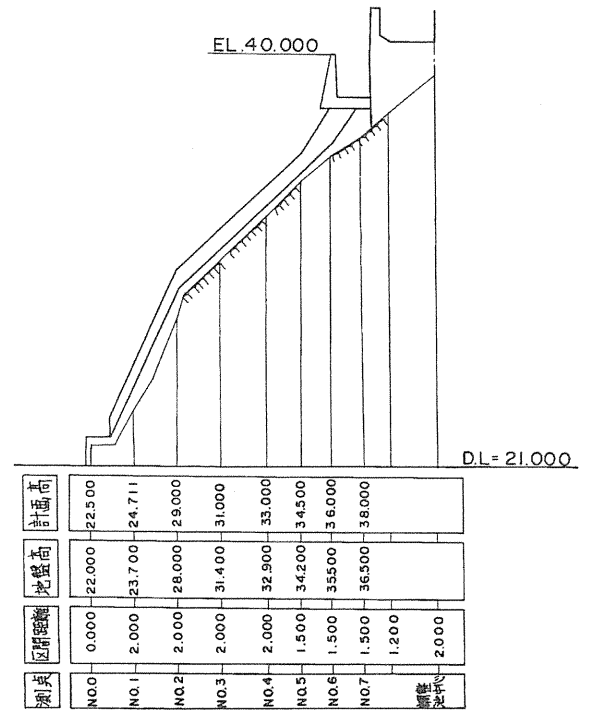


図面来歴				昭和 年度 工事番号 第 号	
符号	年月日	記 事	担当		
				高 築 グ ム い わ き 市 田 人 町 旅 人 字 戸 沢 地 内	
				工 事	
				調 整 池 平 面 及 び 縦 断 図	
縮尺		1 : 200	図番		
監査			設計		写図
				い わ き 工 業 用 水 道 事 務 所	
旧図面番号		7 - 1			
整理番号		T - 2 - 1			


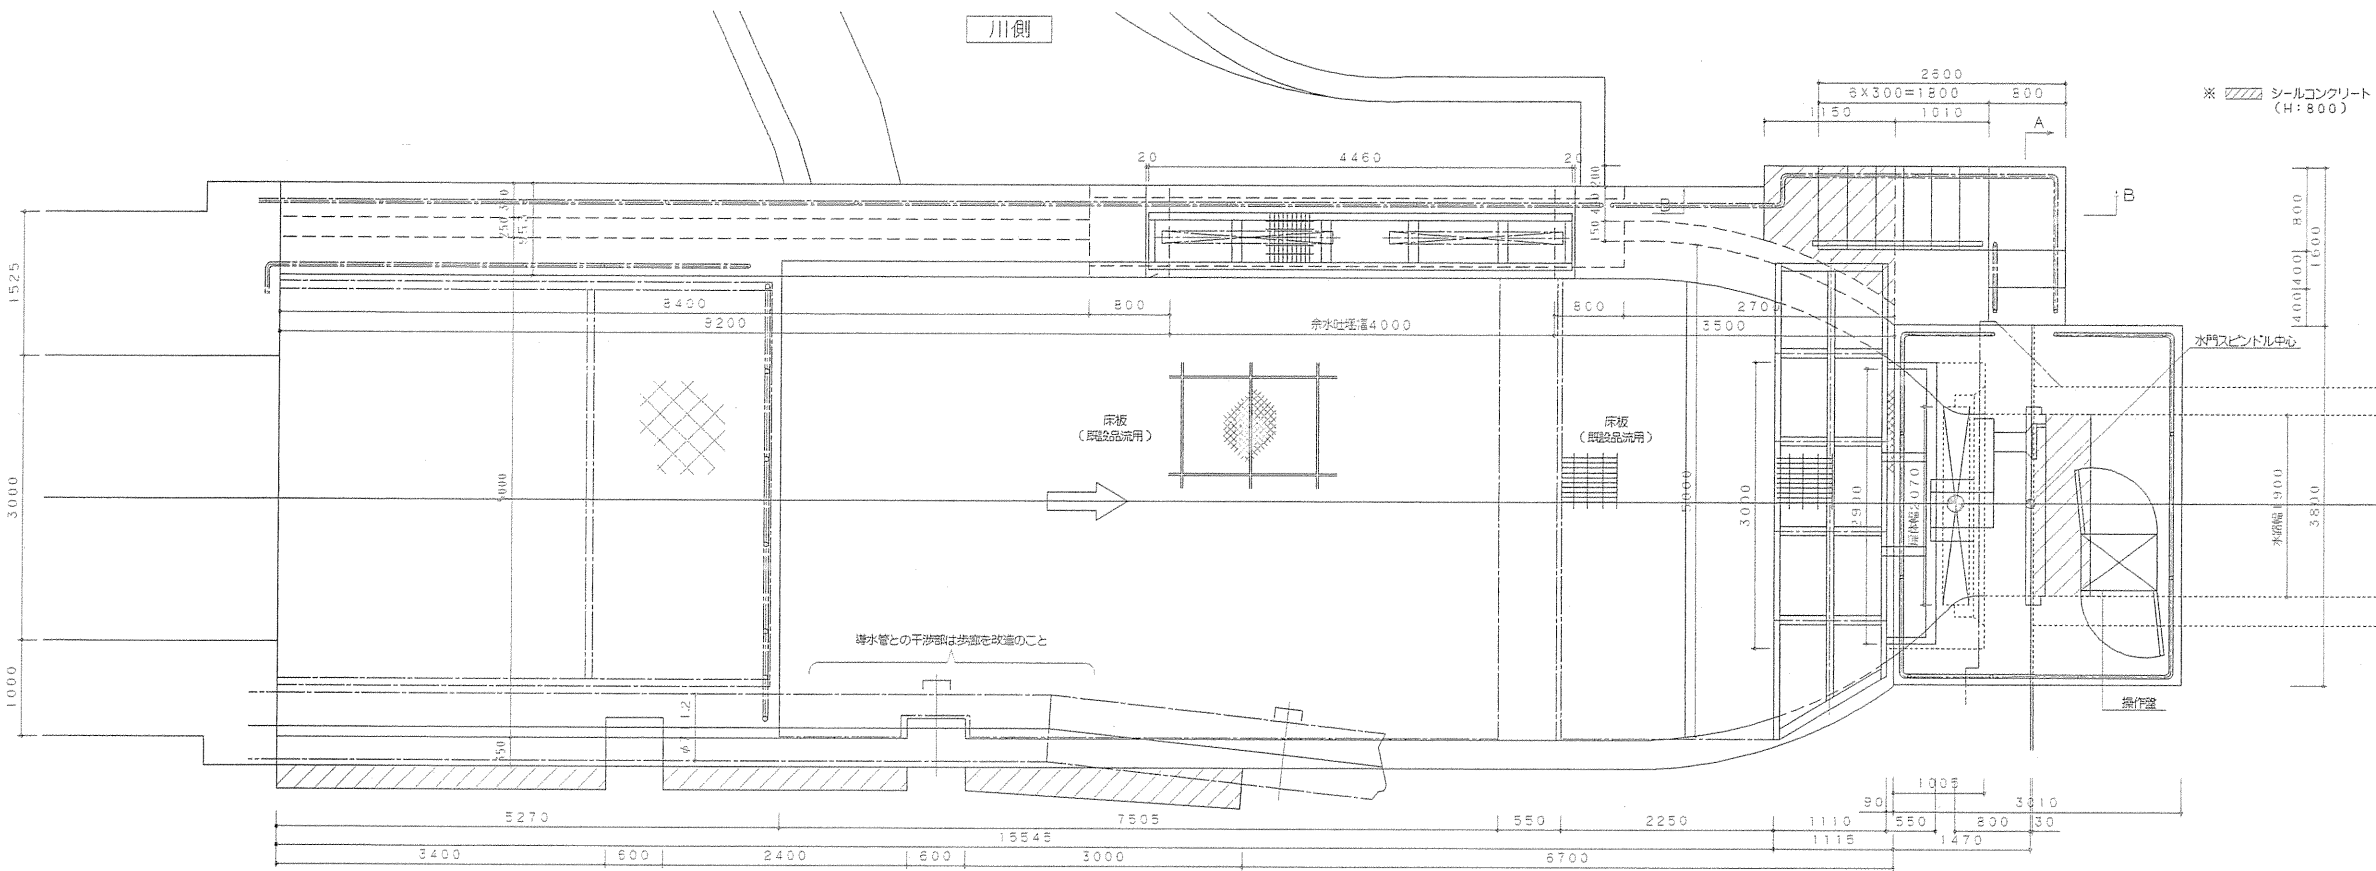


※ シールコンクリート (H:800)

A-A断面

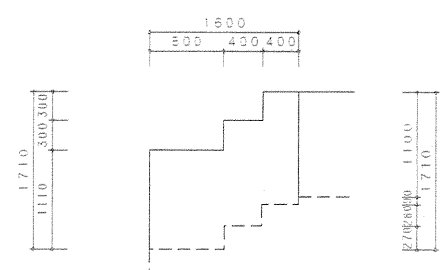

B-B断面

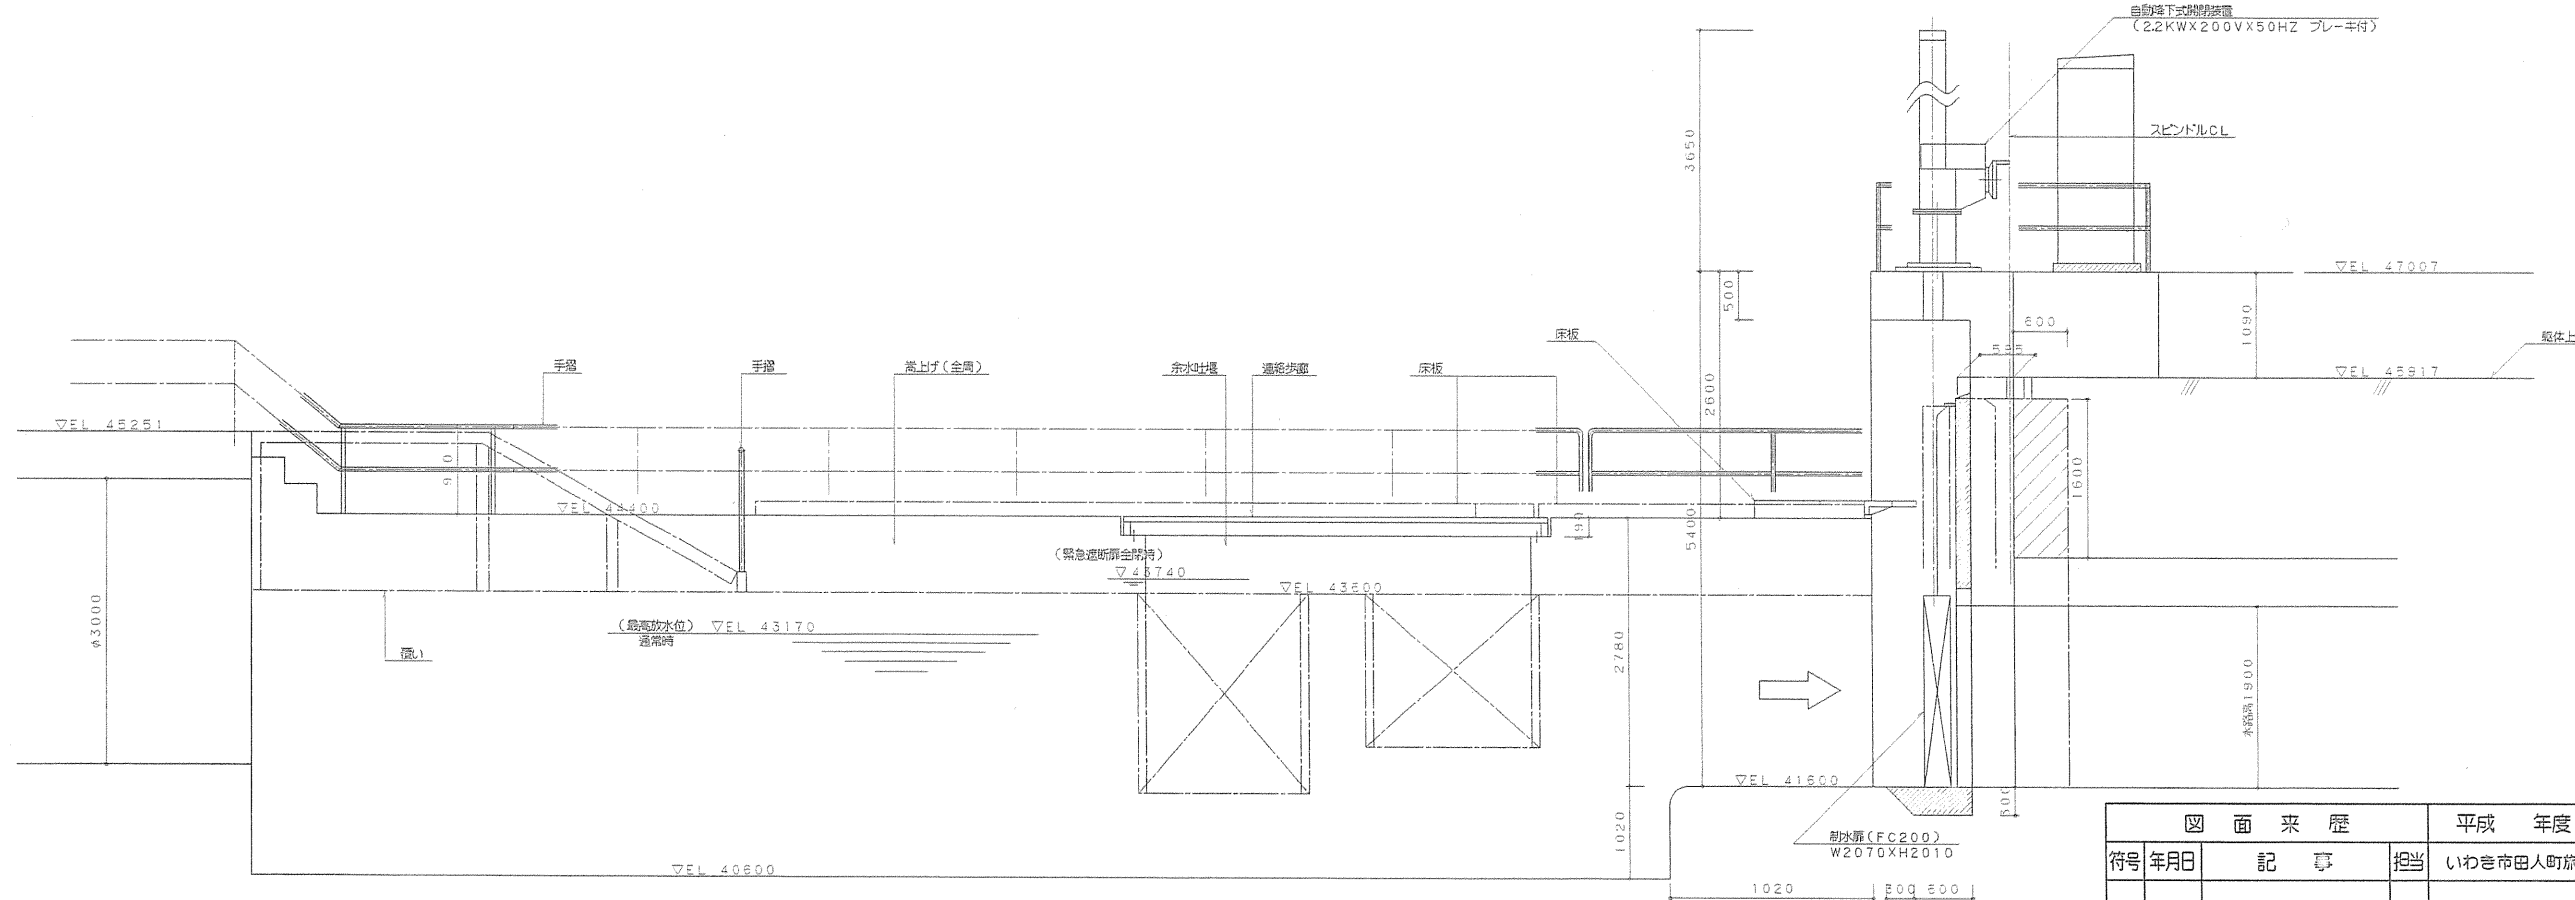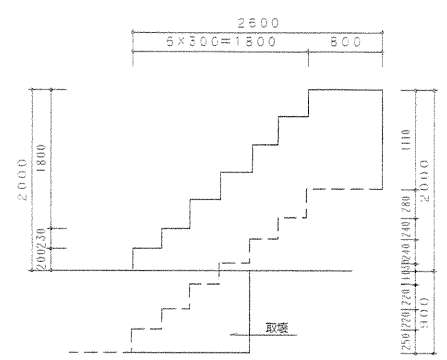

自動降下式閉鎖装置 (2.2KWx200Vx50HZ プレーキ付)

スピンドルCL

ΔEL 4700.7

躯体上面

ΔEL 4591.7

ΔEL 4340.0

(最高放水位) ΔEL 4317.0

(緊急遮断扉全閉時) ΔEL 4274.0

ΔEL 4350.0

ΔEL 4160.0

排水扉 (FC200) W2070xH2010

図面来歴		平成 年度 工事番号 第 号	
符号	年月日	記事	担当
			いわき市田人町旅人学井戸沢
			地内
			工事
			高柴ダム調整池一般図
縮尺	1:40	図面	
監査		設計	写図
			企業局いわき事業所
旧図面番号			
整理番号			T-6-1