
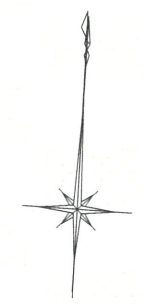




凡例

記号	名称
☒	システムコントローラ
T	タンキー付きカードリーダー
C	カードリーダー
D	液晶付きカードリーダー
P	空間センサー(立体型)
P <sub>N</sub>	空間センサー(面型)
SS	シャッターセンサー
E	電気錠
PC	管理パソコン式
Ⓛ	異常警告灯
M	閉閉センサー
E	電気錠制御盤
Ⓜ	画像センサー
Ⓢ	スピーカー

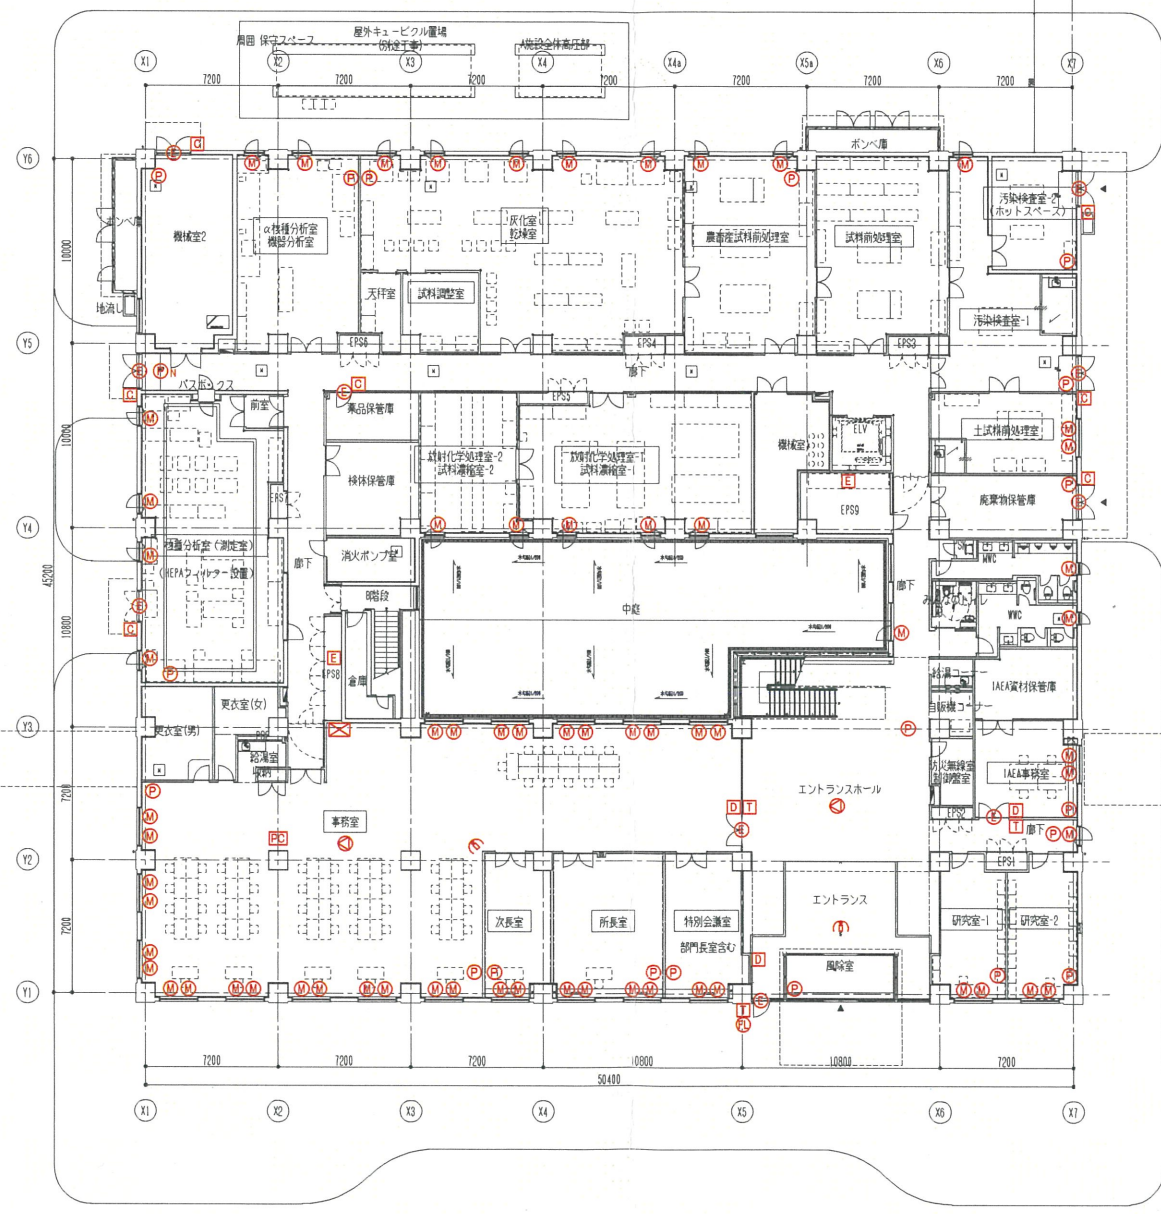


記事			作成日 2020/09/14	件名 福島県環境創造センター	図番 56-370
			縮尺・用紙 1/200 A3	名称 本館棟 1階平面図	コード ***

凡例	記号	名称
	⊠	システムコントローラ
	T	タンキー付きカードリーダー
	C	カードリーダー
	D	液晶付きカードリーダー
	P	空間センサー(立体型)
	⊙N	空間センサー(面型)
	SS	シャッターセンサー
	E	電気錠
	PC	管理パソコン一式
	FL	異常警告灯
	M	閉閉センサー
	E	電気錠制御盤
	⊙I	画像センサー
	⊙	スピーカー

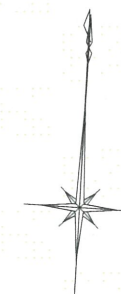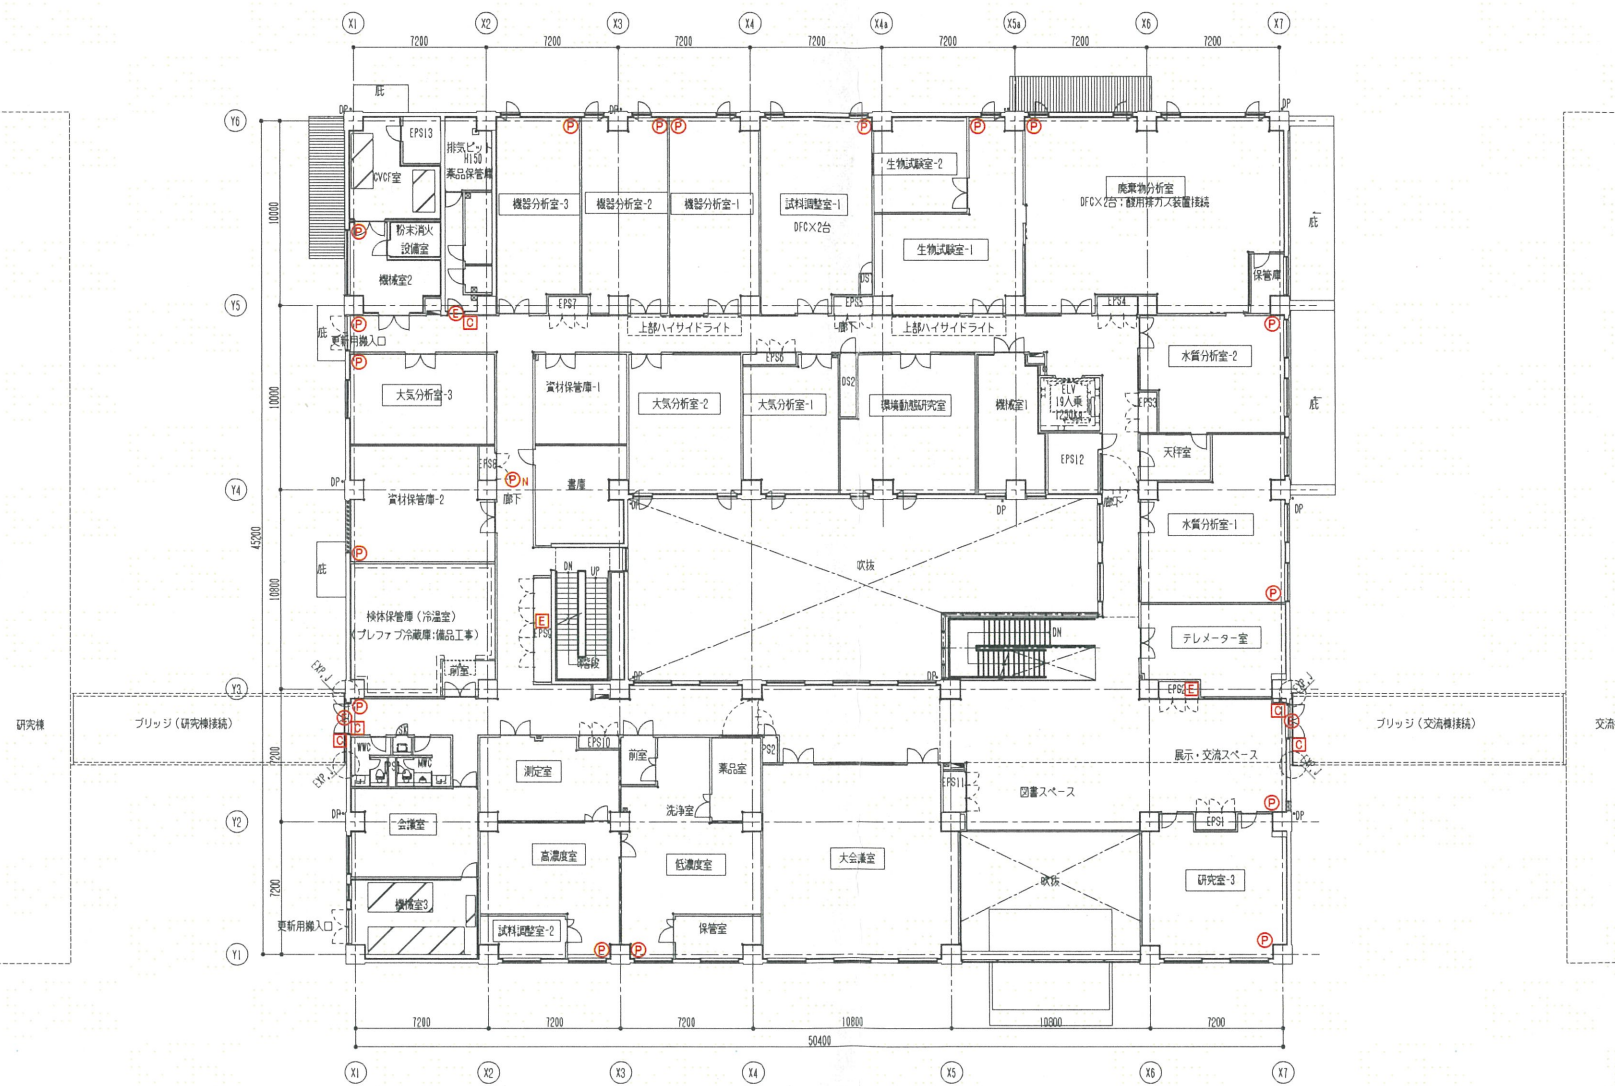


記事			作成日 2020/09/14	件名 福島県環境創造センター	図番 56-370
			縮尺・用紙 1/200 A3	名称 本館棟 2階平面図	コード ***

凡例	記号	名称
	⊠	システムコントローラ
	T	テンキー付きカードリーダー
	C	カードリーダー
	D	液晶付きカードリーダー
	P	空間センサー(立体型)
	P-N	空間センサー(面型)
	SS	シャッターセンサー
	E	電気錠
	PC	管理パソコン式
	FL	異常警告灯
	M	開閉センサー
	E	電気錠制御盤
	①	画像センサー
	⊙	スピーカー

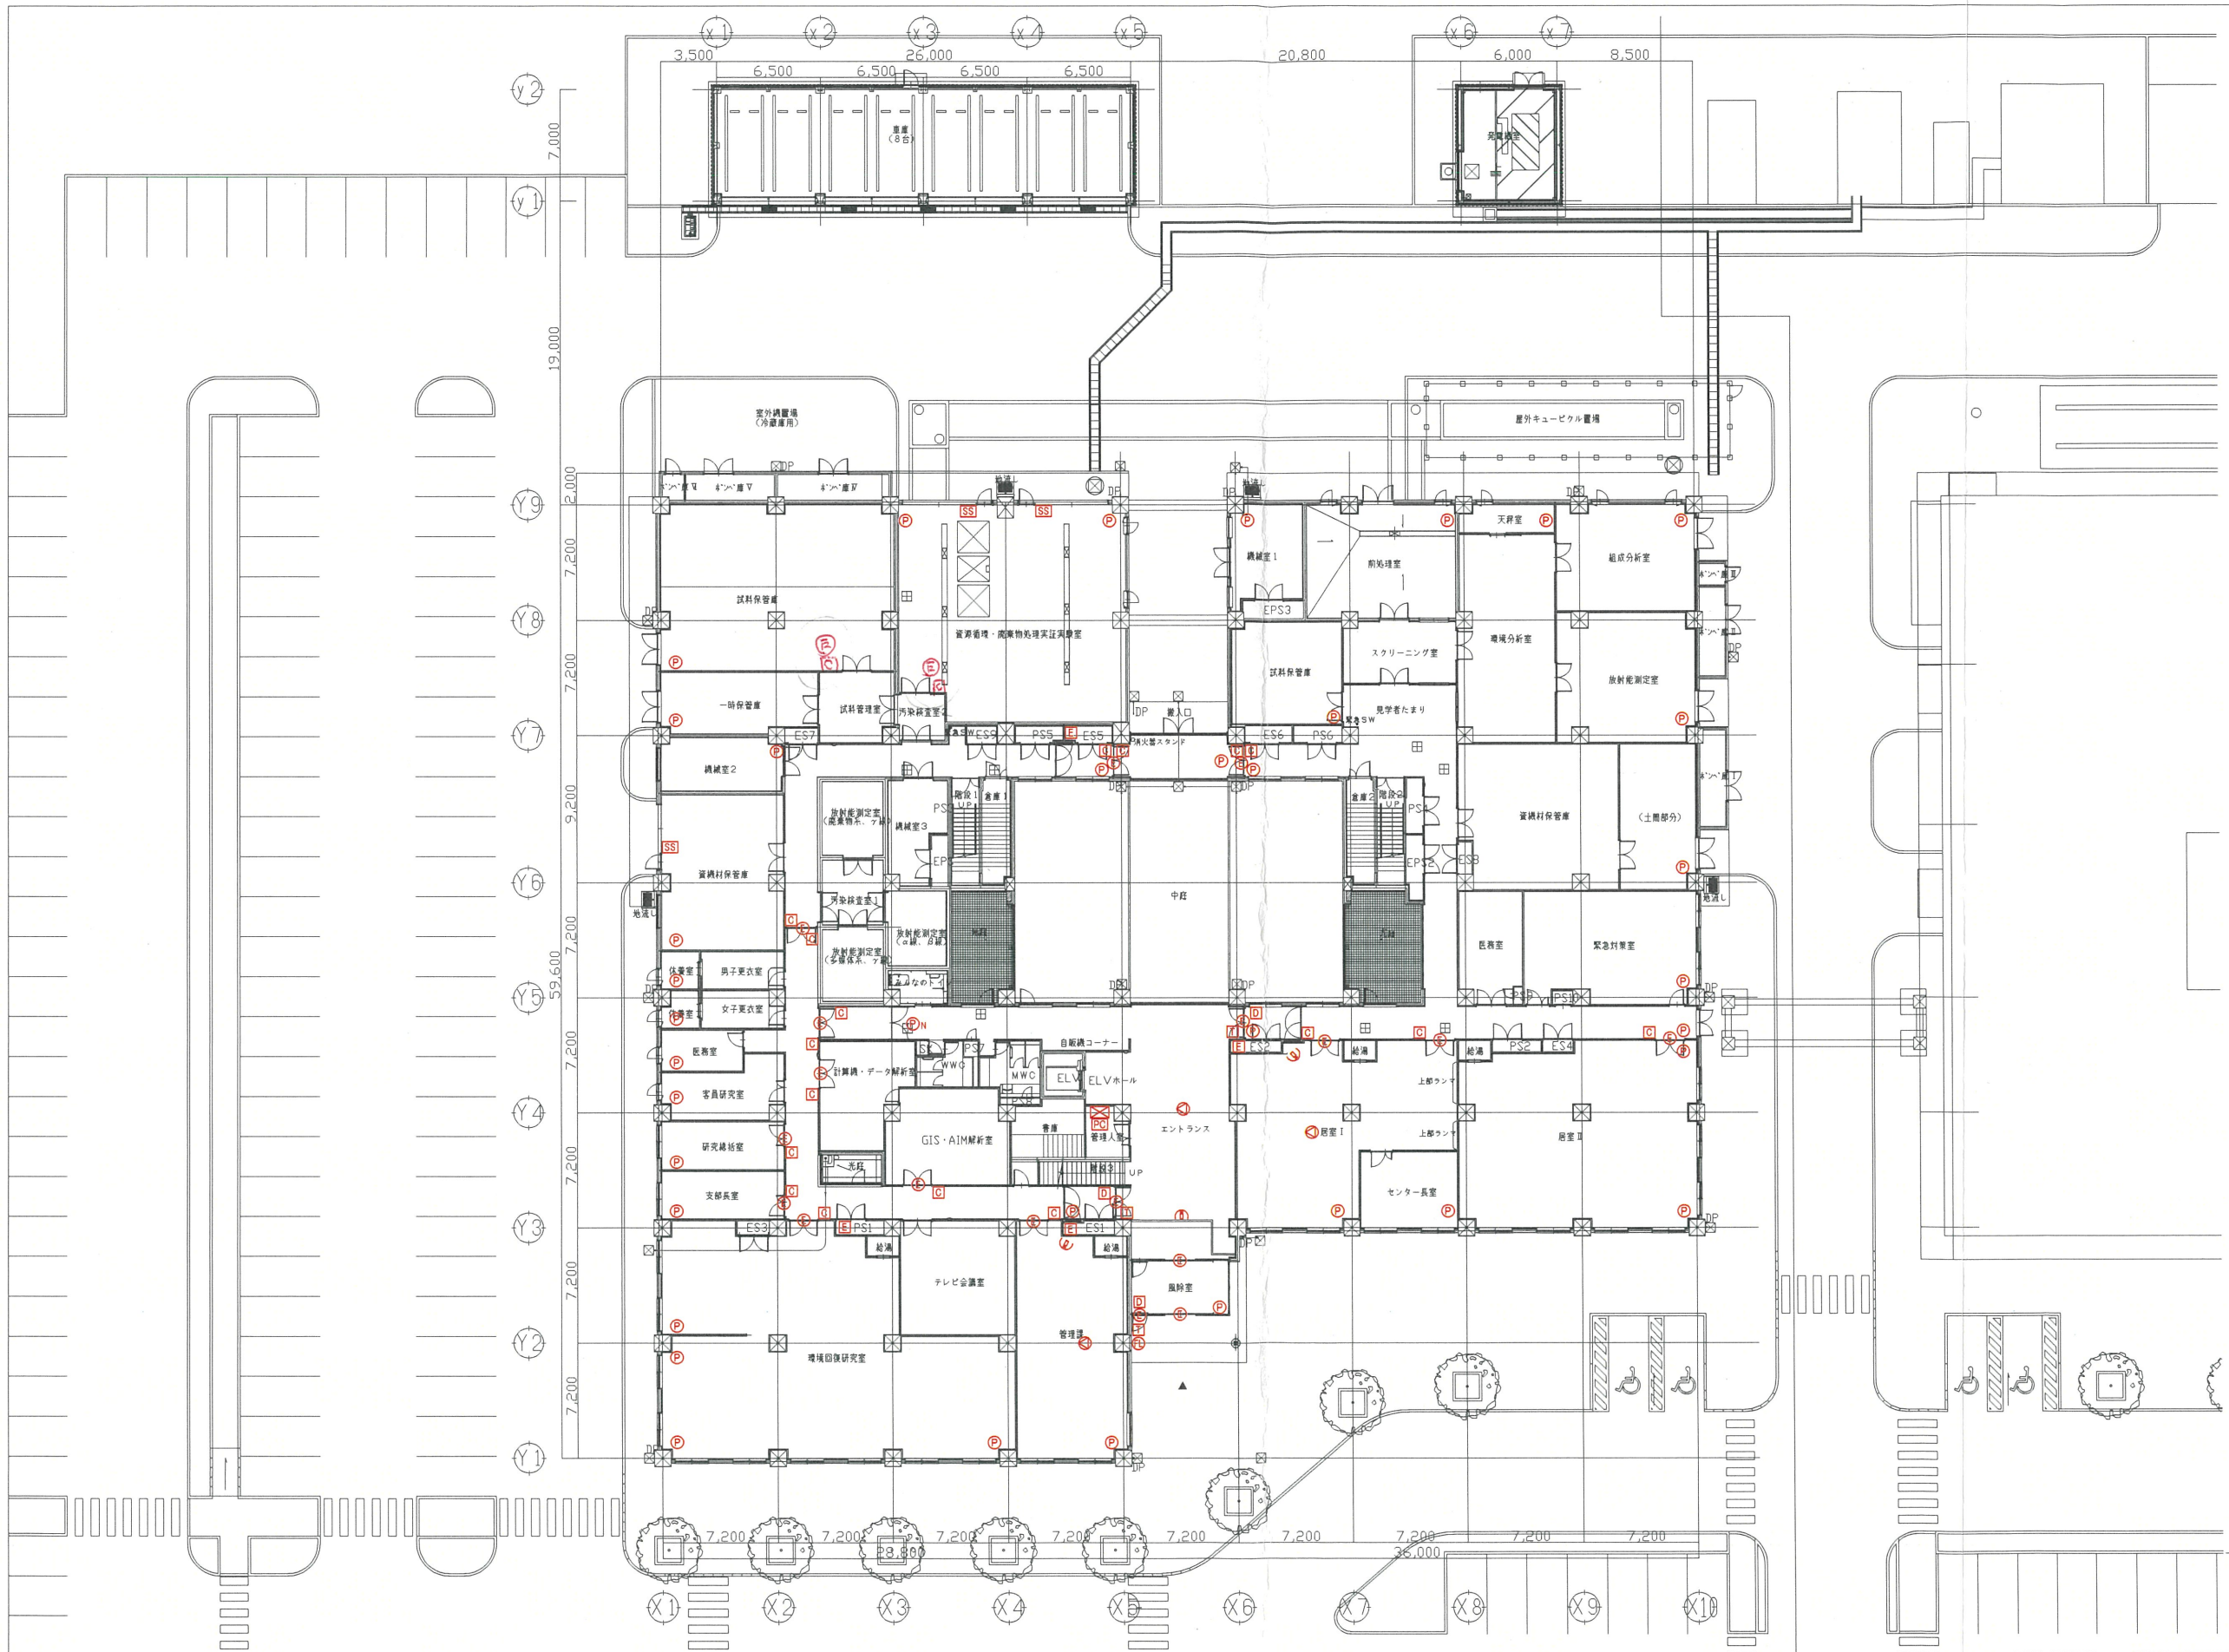


記事	作成日	2020/09/14	件名	福島県環境創造センター	図番	56-370
	縮尺・用紙	1/200 A3	名称	研究棟 1階平面図	コード	***

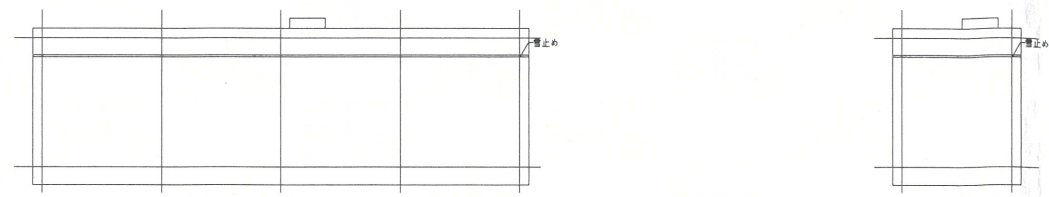



凡例

記号	名称
☒	システムコントローラ
T	テンキー付きカードリーダー
C	カードリーダー
D	液晶付きカードリーダー
P	空間センサー(立体型)
P-N	空間センサー(面型)
SS	シャッターセンサー
E	電気錠
PC	管理パソコン式
Ⓛ	異常警告灯
M	開閉センサー
E	電気錠制御盤
Ⓜ	画像センサー
Ⓢ	スピーカー

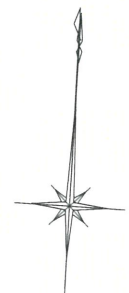


記事	作成日	2020/09/14	件名	福島県環境創造センター	図番	56-370
	縮尺・用紙	1/200 A3	名称	研究棟 2階平面図	コード	***

凡例	
記号	名称
⊗	システムコントローラ
T	テンキー付きカードリーダー
C	カードリーダー
D	液晶付きカードリーダー
P	空間センサー(立体型)
P <sub>N</sub>	空間センサー(面型)
SS	シャッターセンサー
E	電気錠
PC	管理パソコン一式
Ⓡ	異常警告灯
M	開閉センサー
E	電気錠制御盤
Ⓢ	画像センサー
Ⓢ	スピーカー

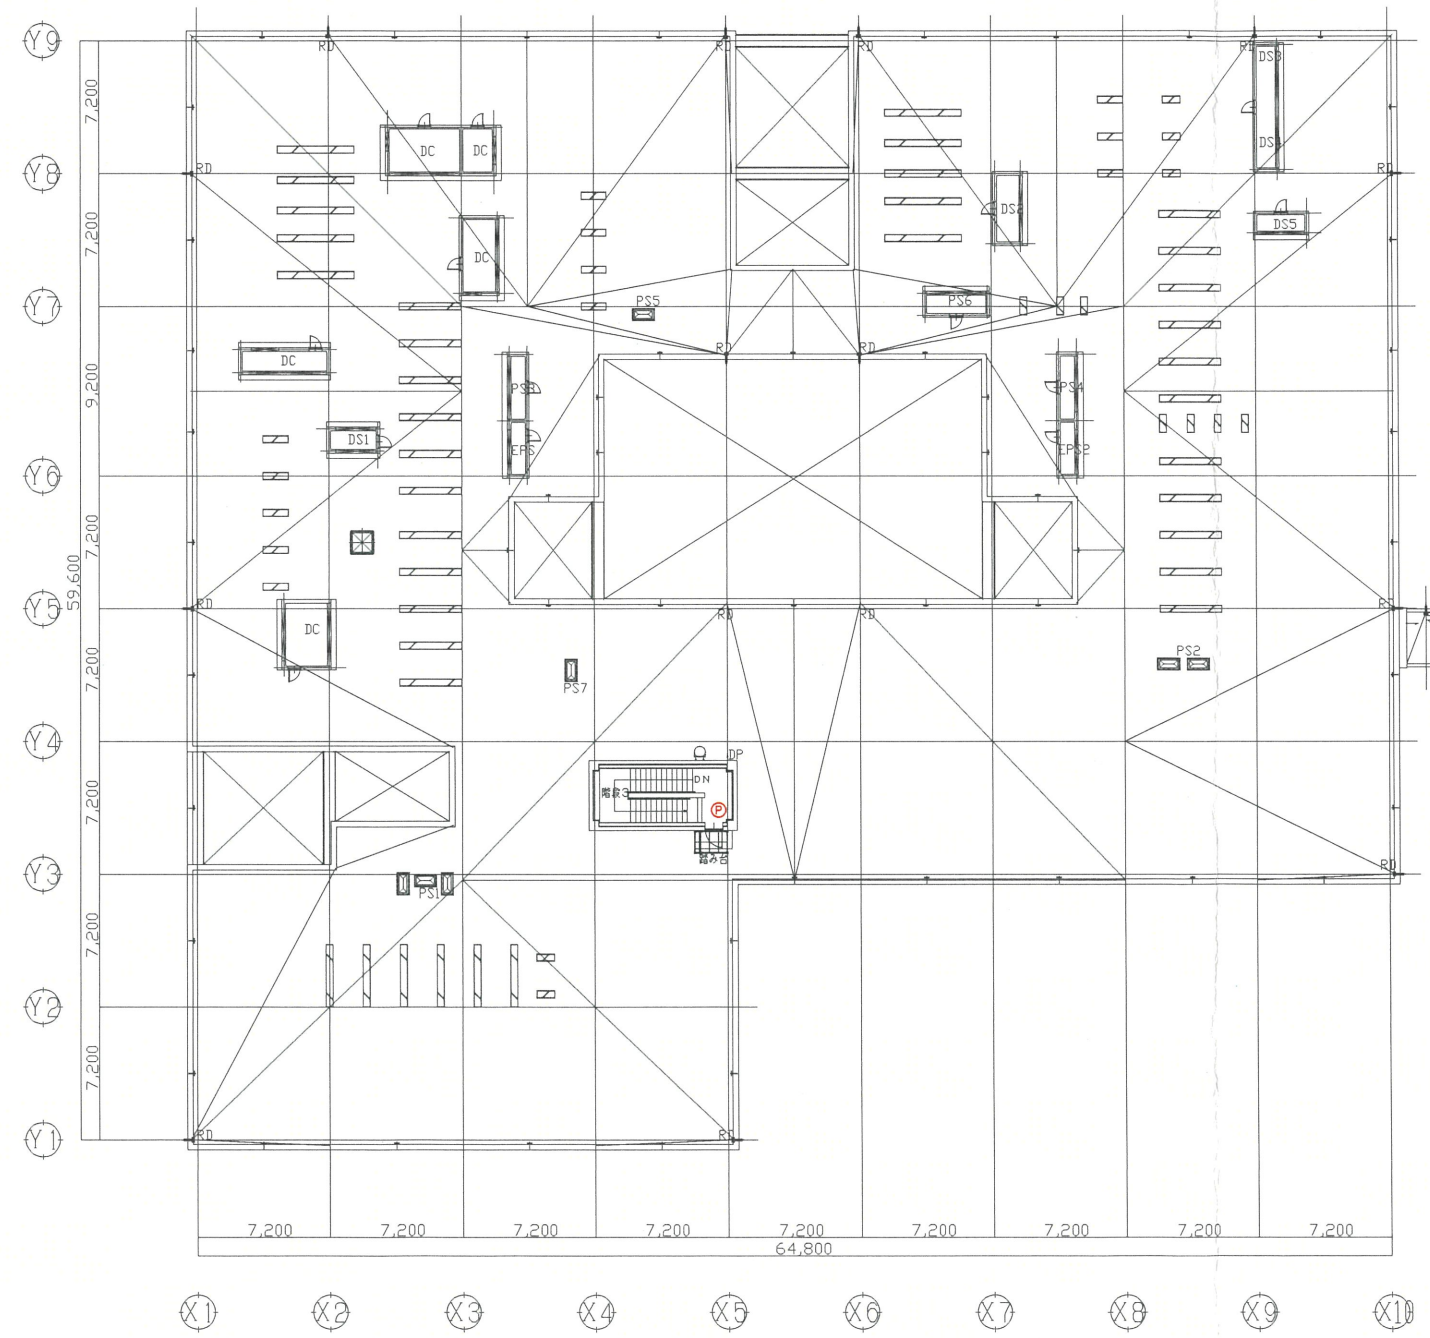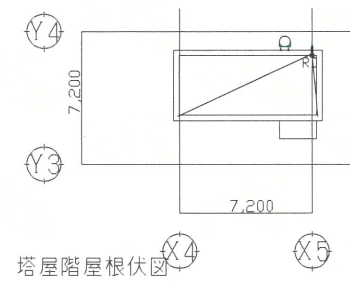


記事			作成日 2020/09/14	件名 福島県環境創造センター	図番 56-370
			縮尺・用紙 1/200 A3	名称 研究棟 屋上階平面図	コード ***

凡例	
記号	名称
☒	システムコントローラ
T	テンキー付きカードリーダー
C	カードリーダー
D	液晶付きカードリーダー
P	空間センサー(立体型)
P/N	空間センサー(面型)
SS	シャッターセンサー
E	電気錠
PC	管理パソコン一式
FL	異常警告灯
M	開閉センサー
E	電気錠制御盤
IM	画像センサー
S	スピーカー

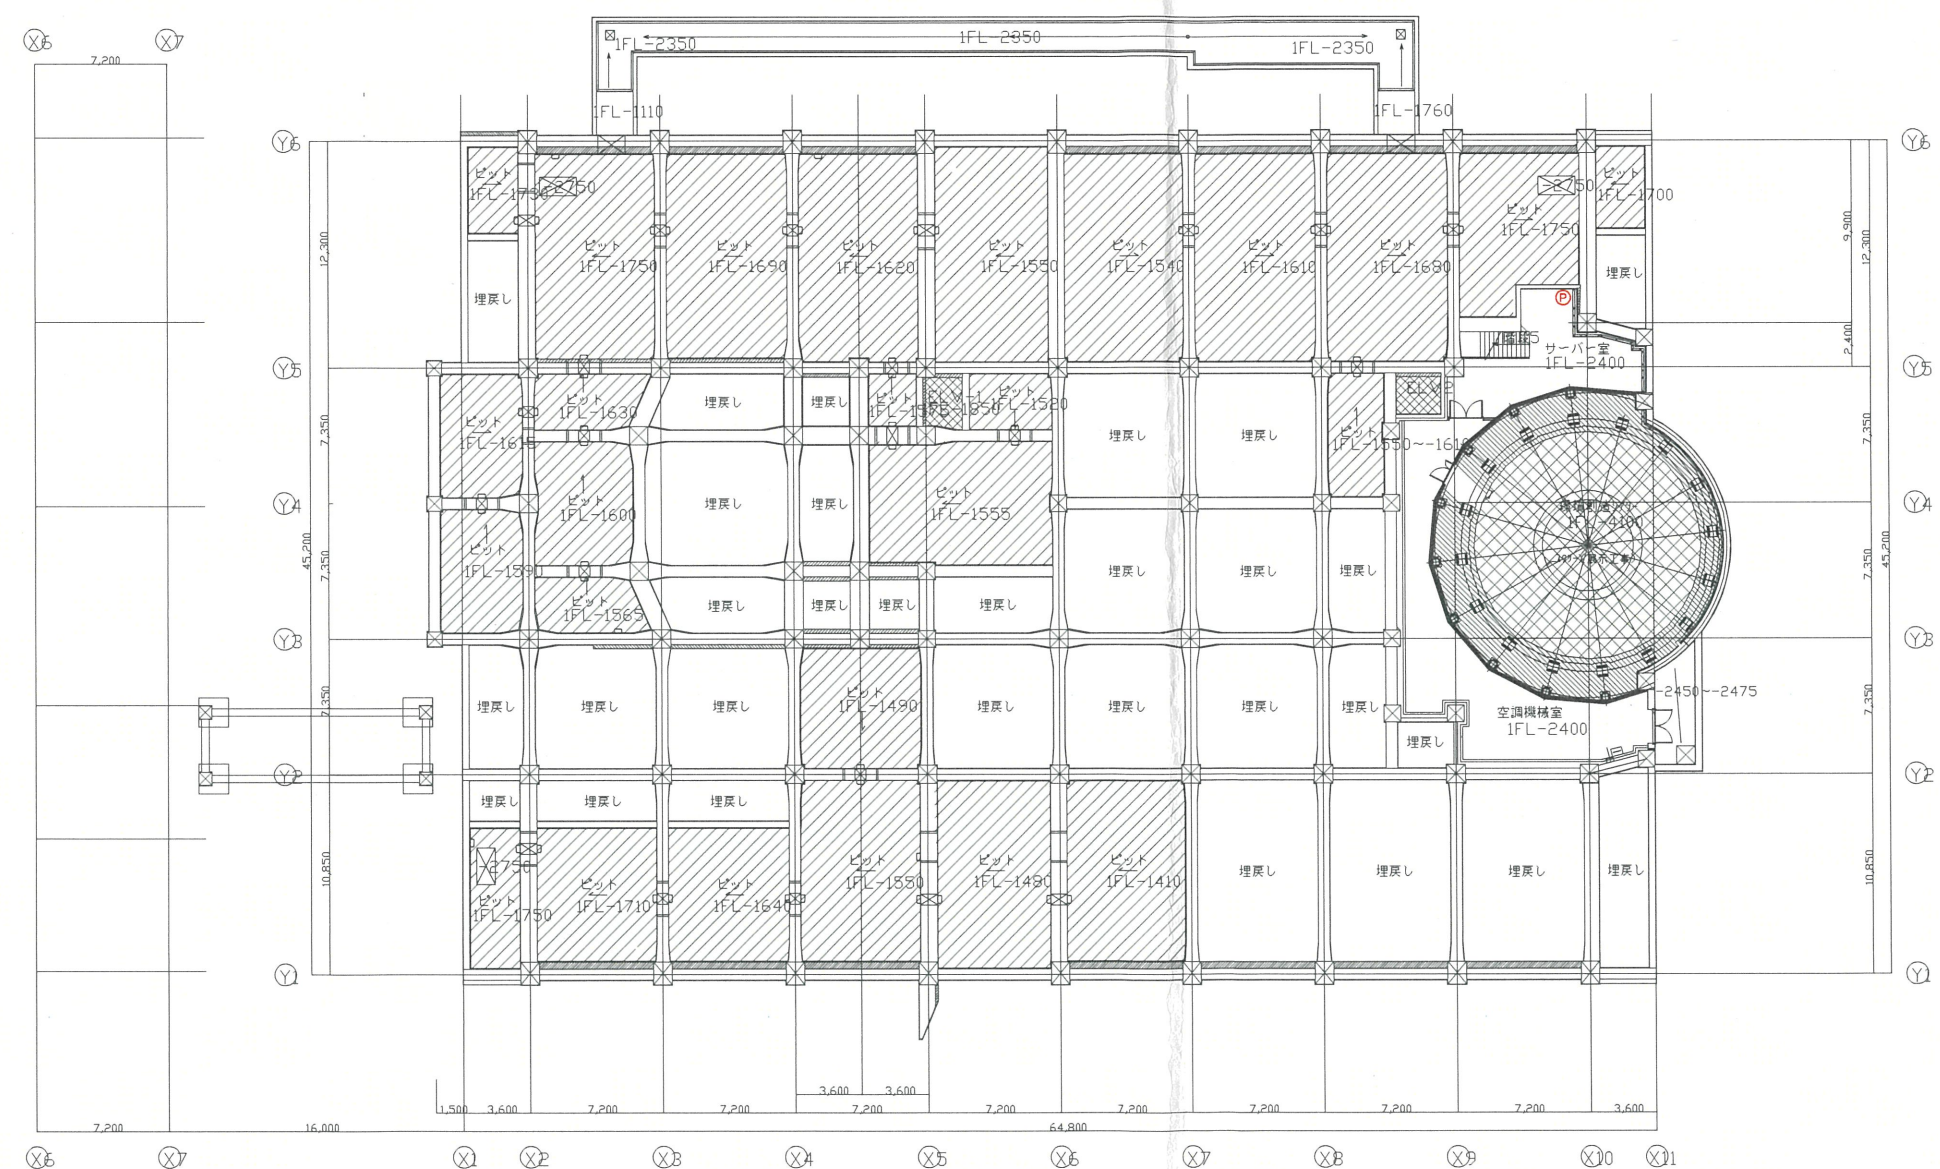


記事			作成日 2020/09/14	件名 福島県環境創造センター	図番 56-370
			縮尺・用紙 1/200 A3	名称 交流棟 ピット平面図	コード ***

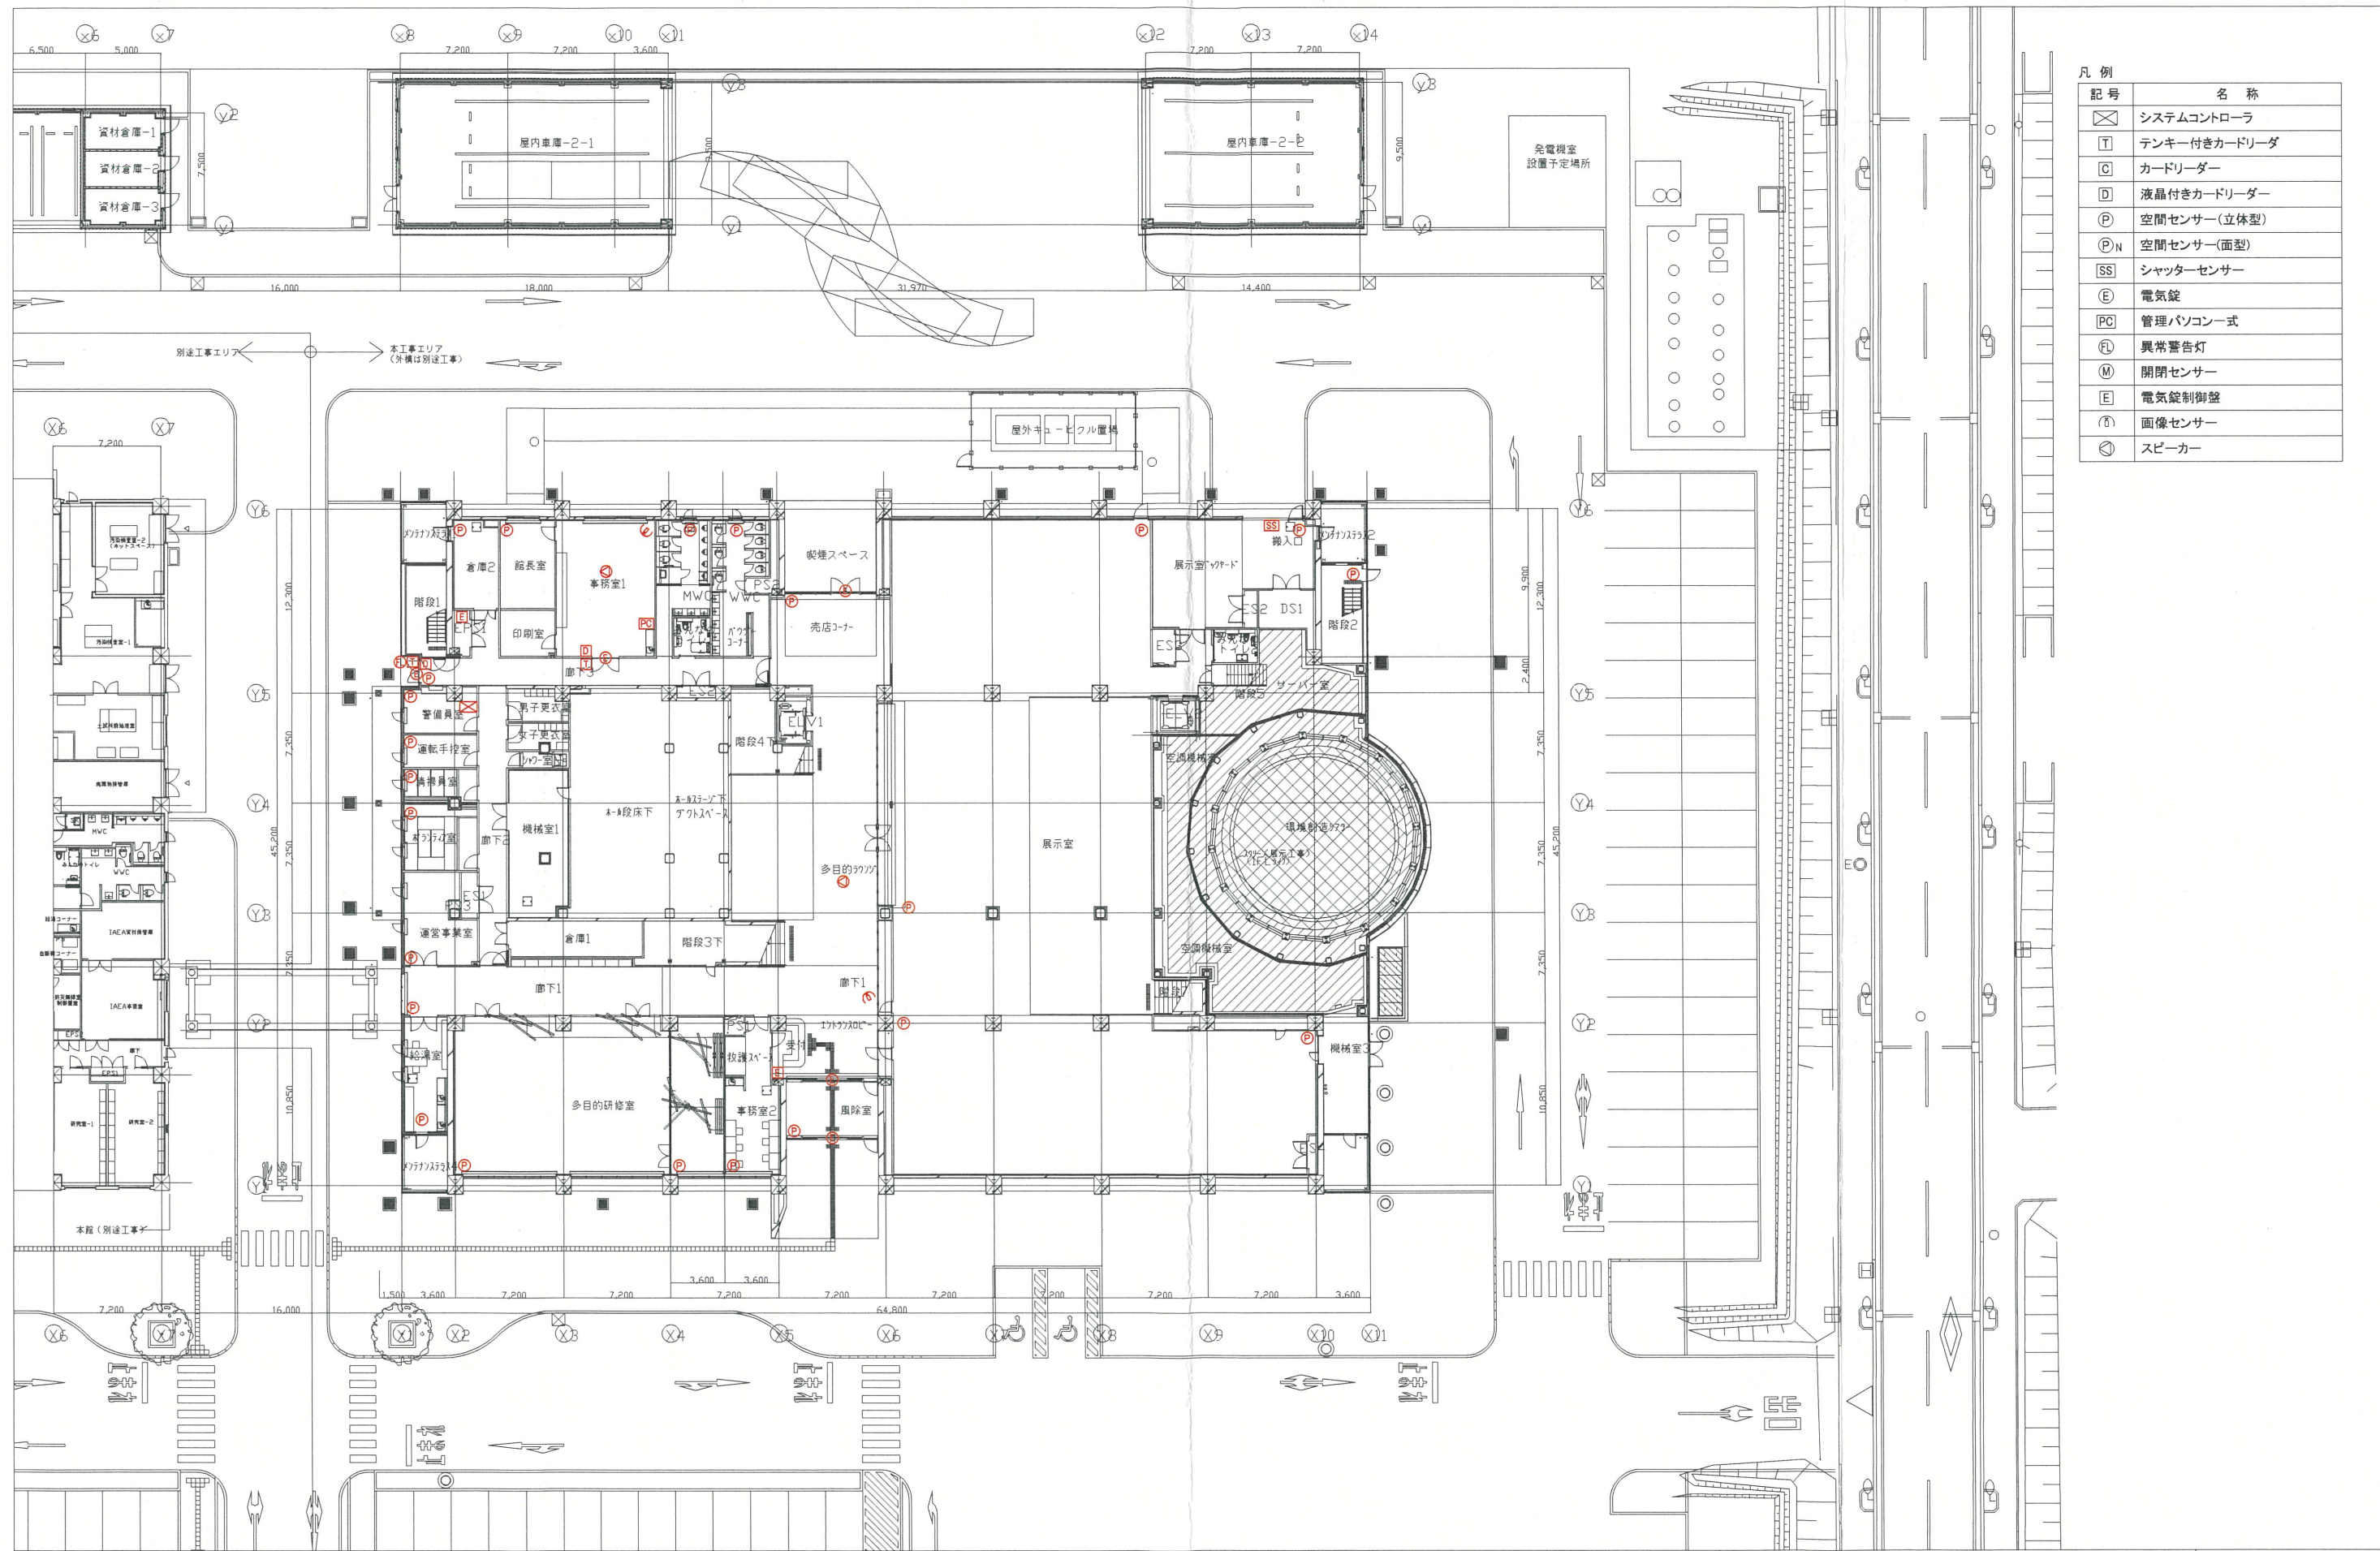

凡例


記号	名称
⊗	システムコントローラ
T	テンキー付きカードリーダー
C	カードリーダー
D	液晶付きカードリーダー
P	空間センサー(立体型)
P/N	空間センサー(面型)
SS	シャッターセンサー
E	電気錠
PC	管理パソコン式
EL	異常警告灯
M	開閉センサー
E	電気錠制御盤
⊕	画像センサー
⊙	スピーカー

記事	作成日	2020/09/14	件名	福島県環境創造センター	図番	56-370
	縮尺・用紙	1/200 A3	名称	交流棟 1階平面図	コード	***

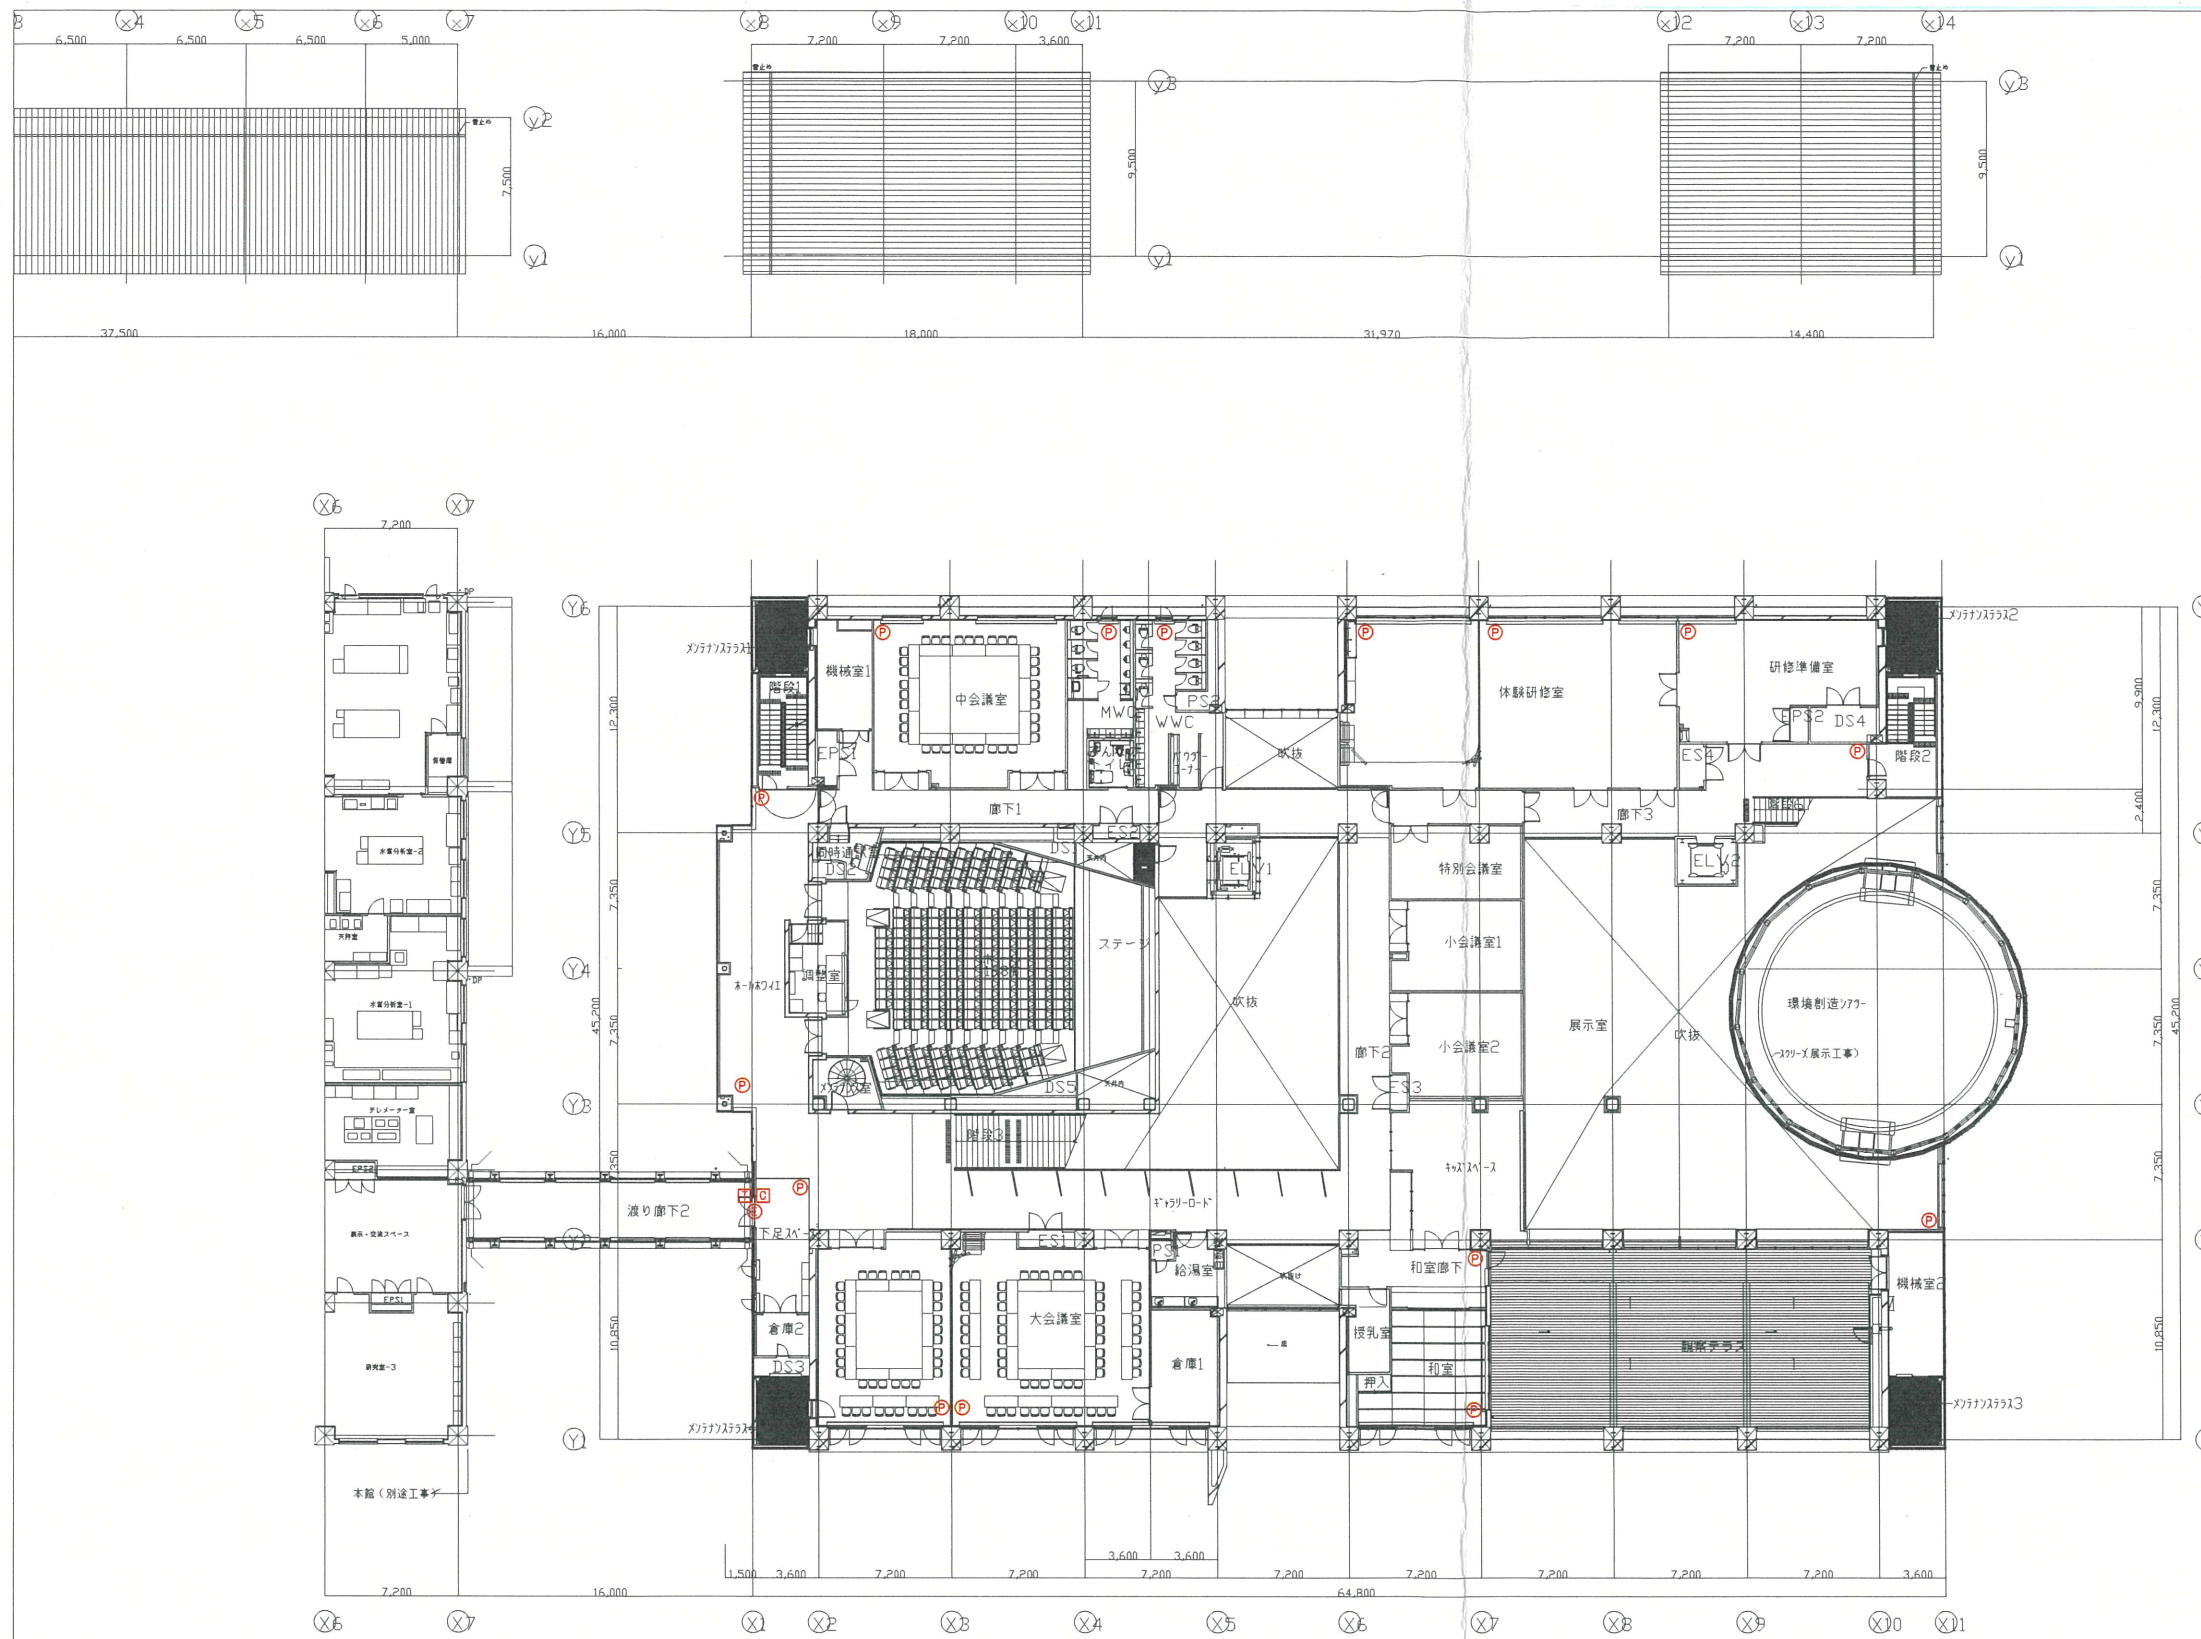

凡例


記号	名称
☒	システムコントローラ
T	テンキー付きカードリーダー
C	カードリーダー
D	液晶付きカードリーダー
P	空間センサー(立体型)
P <sub>N</sub>	空間センサー(面型)
SS	シャッターセンサー
E	電気錠
PC	管理/パソコン式
EL	異常警告灯
M	閉閉センサー
E	電気錠制御盤
I	画像センサー
⊙	スピーカー

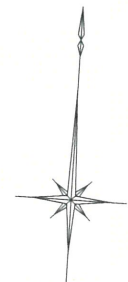

記事			作成日 2020/09/14	件名 福島県環境創造センター	図番 56-370
			縮尺・用紙 1/200 A3	名称 交流棟 2階平面図	コード ***

凡例

記号	名称
☒	システムコントローラ
T	テンキー付きカードリーダー
C	カードリーダー
D	液晶付きカードリーダー
P	空間センサー(立体型)
P <sub>N</sub>	空間センサー(面型)
SS	シャッターセンサー
E	電気錠
PC	管理パソコン式
Ⓛ	異常警告灯
M	開閉センサー
E	電気錠制御盤
Ⓜ	画像センサー
Ⓢ	スピーカー

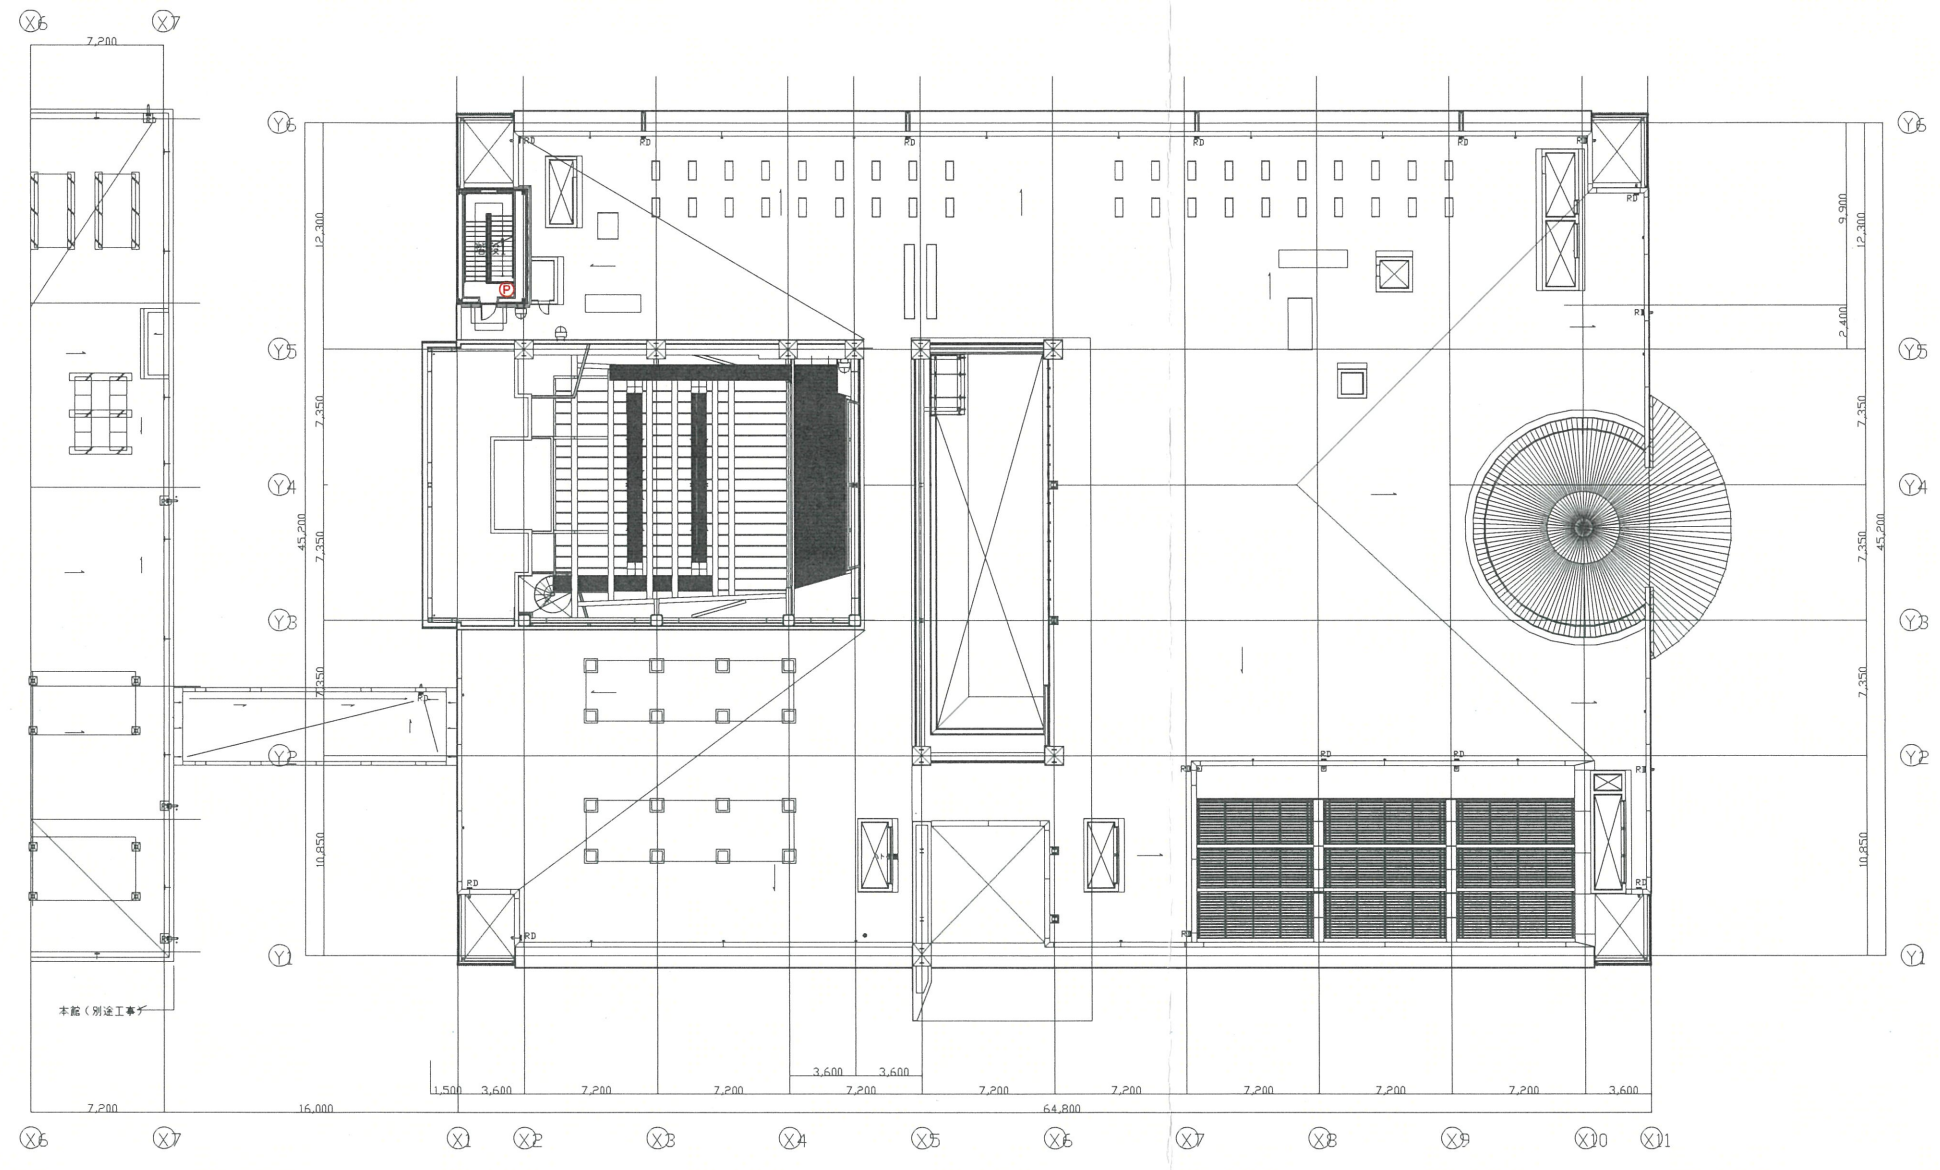

記事			作成日 2020/09/14	件名 福島県環境創造センター	図番 56-370
			縮尺・用紙 1/200 A3	名称 交流棟 R1階平面図	コード ***